


RZUT PRZYZIEMIENIA  
SKALA 1:50  
INSTALACJA ELEKTRYCZNA

ZESTAWIENIE POMIESZCZEŃ

Lp.	Wyświetlenie	Pow. w m <sup>2</sup>	Posadzki
SALA ZEBRAN			
1.	widoktop	27,10	pl.pos.
2.	szatnia	3,50	pl.pos.
3.	sofa zebrań	105,40	pl.pos.
4.	w.c. kobiet	4,00	pl.pos.
5.	w.c. mężczyzn	5,80	pl.pos.
6.	w.c. dla os. no	3,00	pl.pos.
7.	magazynek sprzętu tv	4,80	pl.pos.
8.	zaplecze soli	10,90	pl.pos.
9.	magazynek zaplecza	4,40	pl.pos.
10.	zmywalnio	4,70	pl.pos.
11.	magazynek podręczny	1,10	pl.pos.
12.	magazynek porządkowy	1,20	pl.pos.
13.	komunikacja razem sofa zebrań	3,60	pl.pos.
BIBLIOTEKA			
14.	magazynek porządkowy	0,90	pl.pos.
15.	szatnia-oddzia	4,40	pl.pos.
16.	sofa biblioteczna razem biblioteka	51,50	porle
	razem budynek	236,30	

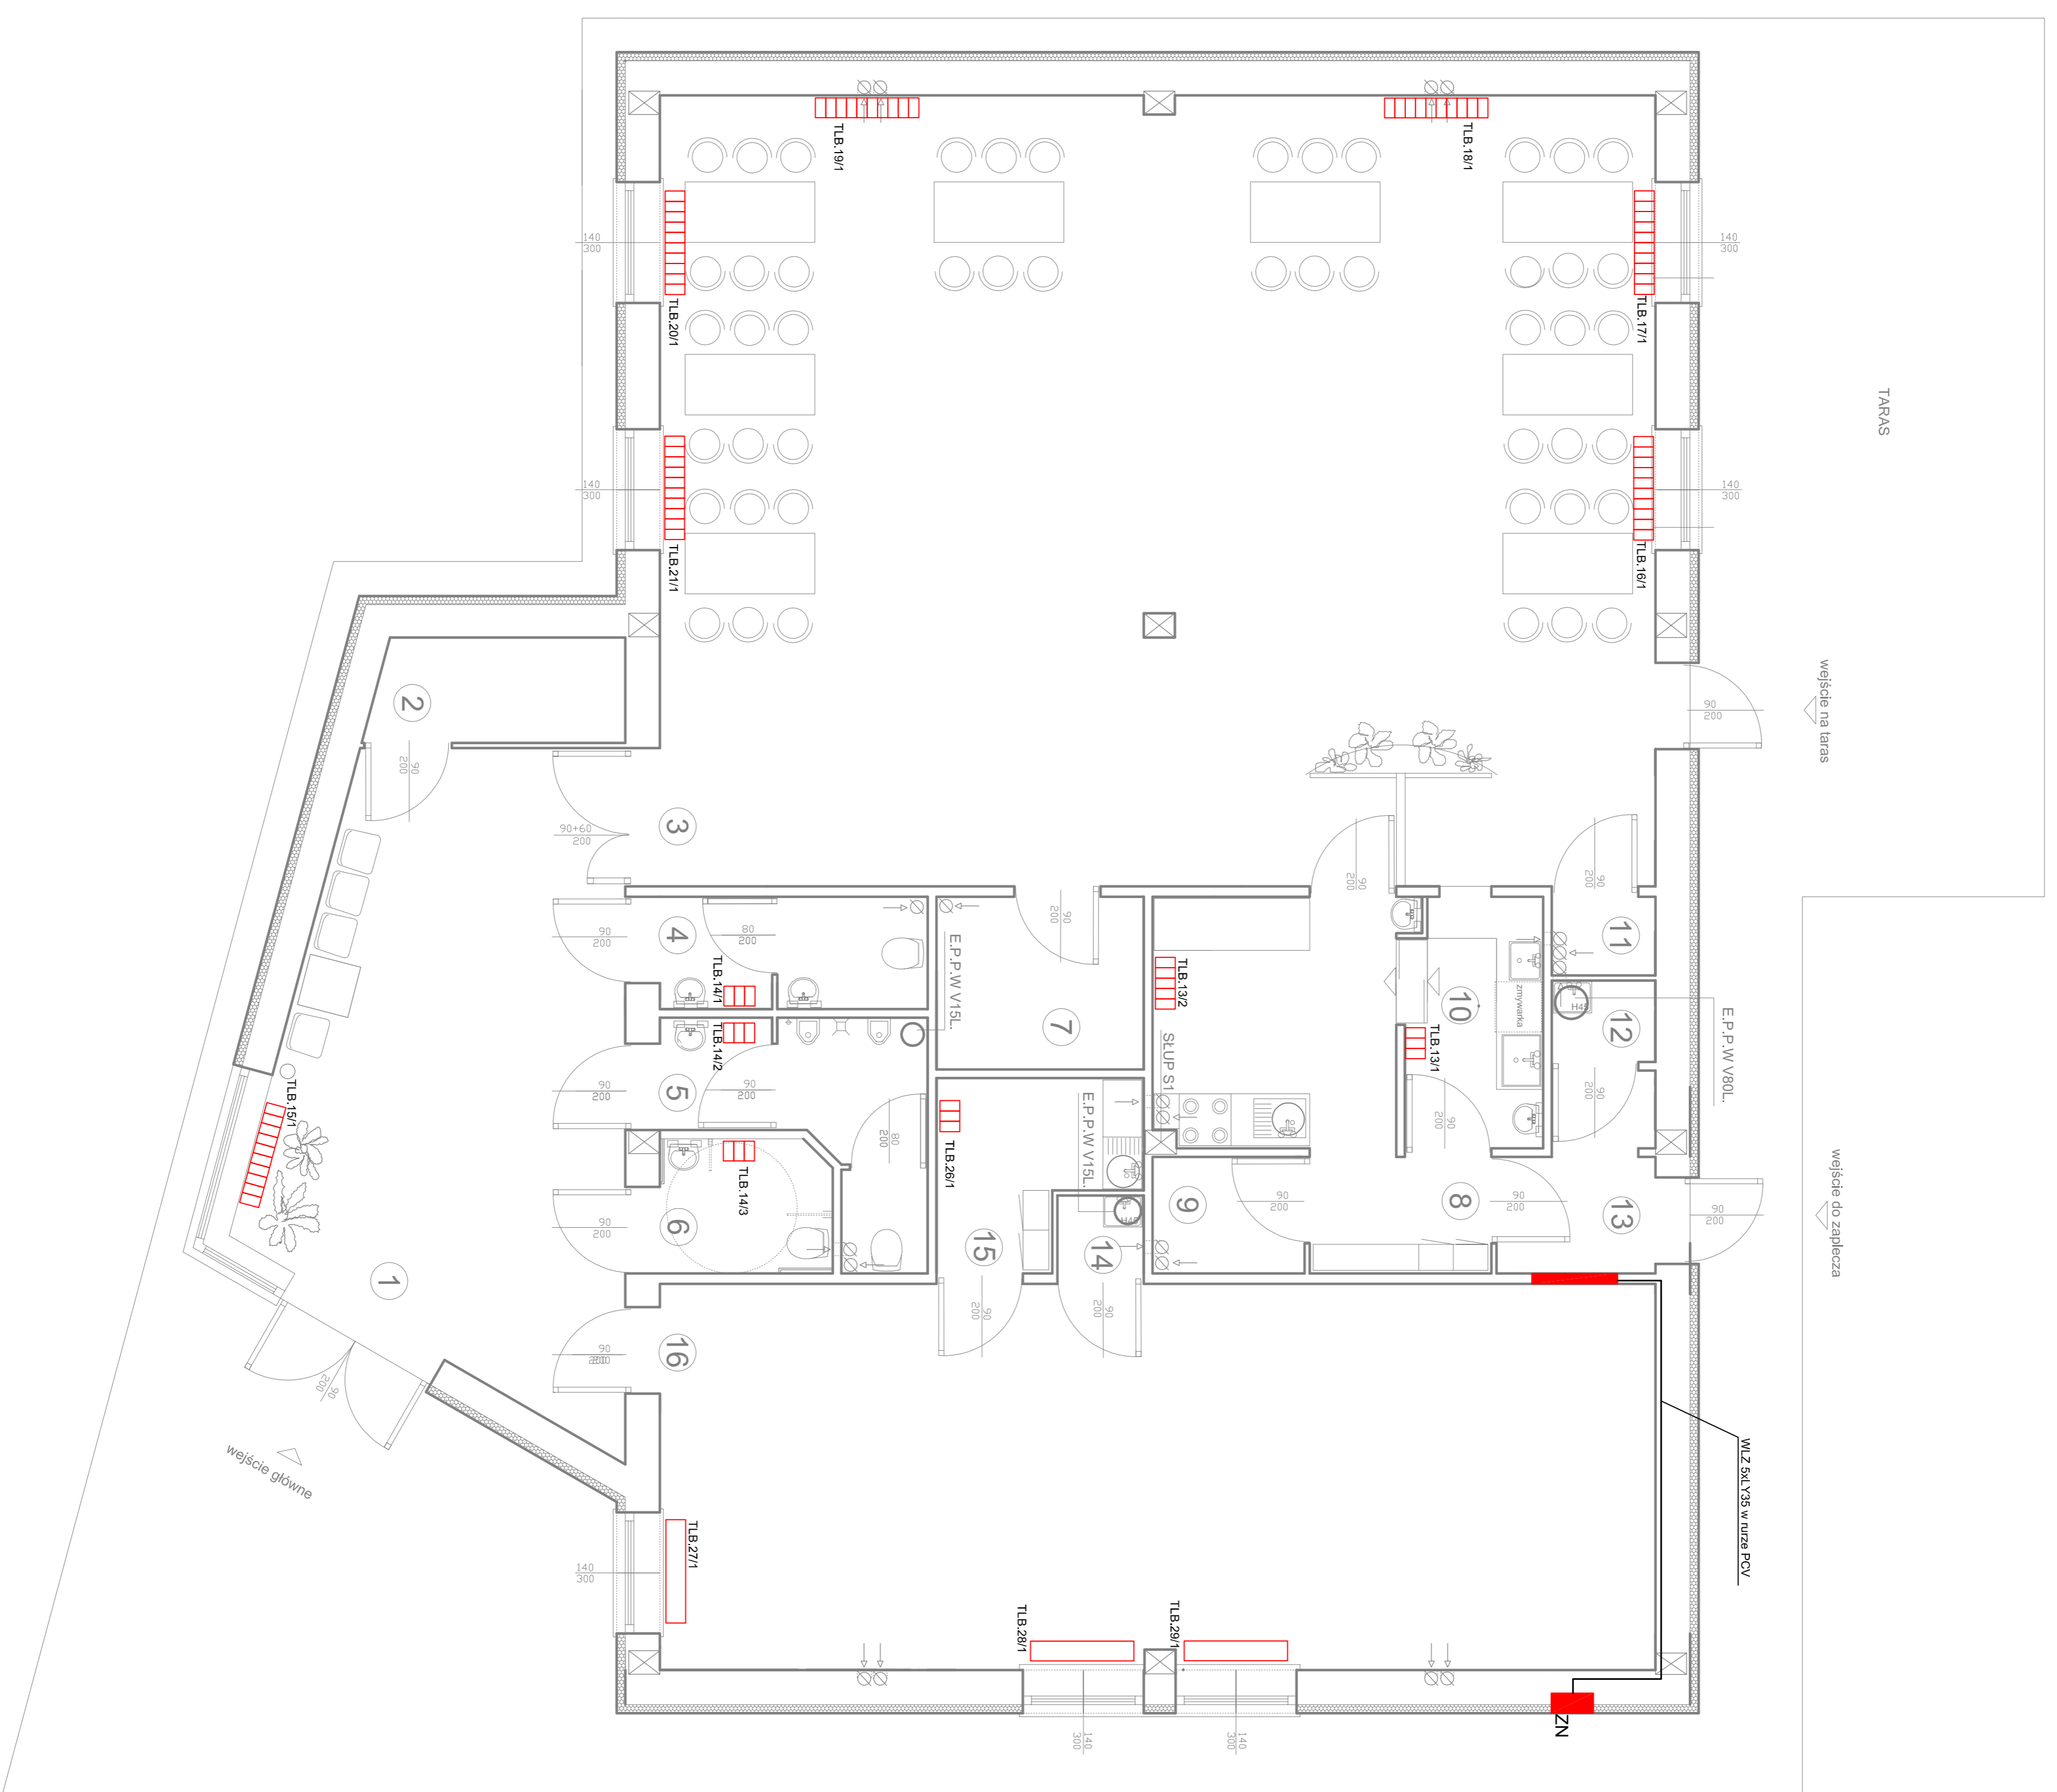

- piec akumulacyjny o mocy 2000W
- piec konwektorowy PLX o mocy 2000W
- piec konwektorowy PLX o mocy 1000W
- piec konwektorowy PLX o mocy 900W
- rozdzielnica TLB lub zbiora ZN
- nr okna
- TLB.13/1

Pracodawca projektowa:	Instalatorstwo Elektryczne Hubert Loch	Objekt:	Biblioteka wiejska i sala zebrań
Zamawiający:	Urząd Gminy i Miasta w Ostrowie	Adres:	Grodzkie II, Czystochowska, dz. nr 238, 239
Temat projektu:	Skala: 1:50	Instal. instalacji:	Dział projekt
		Projektant:	Mgr inż. Ewald Młyniak
		Opisownik:	Mgr inż. Rafał Kurka
		Sprawiada:	Grudzień 2009
		Hubert Loch	Grudzień 2009
		Nr upraw. 22284/OP	
<b>E-3</b>			