

- OPIS URZADZEN**
- 1 kosz na śmieci
 - 2 ławka
 - 3 słupki do tenisa
 - 4 kosze do koszykówki
 - 5 bramka do piłki nożnej
 - 6 bramka do piłki ręcznej
 - 7 stojaki na rowery

X = 5521578,76
Y = 3807249,14

1548
X = 5518135,59
Y = 3812953,22

X = 5517866,94
Y = 3812531,18

X = 5519843,20
Y = 3813497,83

X = 5517821,99
Y = 3817629,99

X = 5515845,77
Y = 3816663,30

LEGENDA

- boisko szkolne wielofunkcyjne
- o nawierzchni syntetycznej (EPDM)
- pas wolny od przeszkód przy boisku wielofunkcyjnym (nawierzchnia syntetyczna EPDM)
- boisko do piłki nożnej o nawierzchni z trawy syntetycznej (nawierzchnia z trawy syntetycznej)
- chodniki z kostki betonowej w kolorze beżowym
- trawniki
- istniejący budynek zaplecza szatniowo-sanitarnego

- Oznaczenia elektryczne**
- kabel oświetlenia terenu YKY20 5x16
 - Projektor 400W na maszcie h=12,0 m
 - Projektor 400W na maszcie h=9,0 m
 - Latarnia parkowa 26W na słupie h=4,0 m
 - istniejący kabel YAKY4x35 do przełożenia
 - projektowany kabel (sztukówka kablowa) YAKY4x35 po przełożeniu w rurze Arota Ø110mm

PRZEDSIĘBIORSTWO PROJEKTOWO - BUDOWLANO - HANDLOWE ARCHIN	
WROCŁAW 54-130, BULWAR KARA 71/1A, TEL./FAX: 51 46 23	
NAZWA I ADRES OBIEKTU	PROJEKT KOMPLEKSU SPORTOWEGO W RAMACH PROGRAMU "NOJE BOISKO - ORLIK 2012" Ozimek, ul. Mickiewicza dz. nr 77/9
Tytuł	PROJEKT ZAGOSPODAROWANIA TERENU
PROJEKT ARCHITEKT	mgr inż. arch. EWA KOMAŁEWSKA-NIEWIAZI
SPRAWOZDZIE ARCHITEKT	mgr inż. arch. DS-0345
PROJEKT KONSTRUKTOR	mgr inż. PIOTR NIEWIAZI DS-0623
PROJEKT ODMIENNIA	mgr inż. JANUSZ BRYS DOŚ/BO/27259/01
OPRACOWAŁA	mgr inż. PATRYCJA DEBOWSKA DOŚ/JS/2866/01
	Skala 1:500
	Data 12.2008
	Rysunek nr 1

Mojewództwo opolskie

Miasto-gmina : Ozimek

Wież-obręb: Ozimek

Położenia: km. 1 dz. 77/9

Ul. Mickiewicza


Godło mapy zas. 474-211-0843, -0844

Skala 1:500

Układ wsp. „1965”

Poz. odn. Kronstadt

Kerg. 2876/08

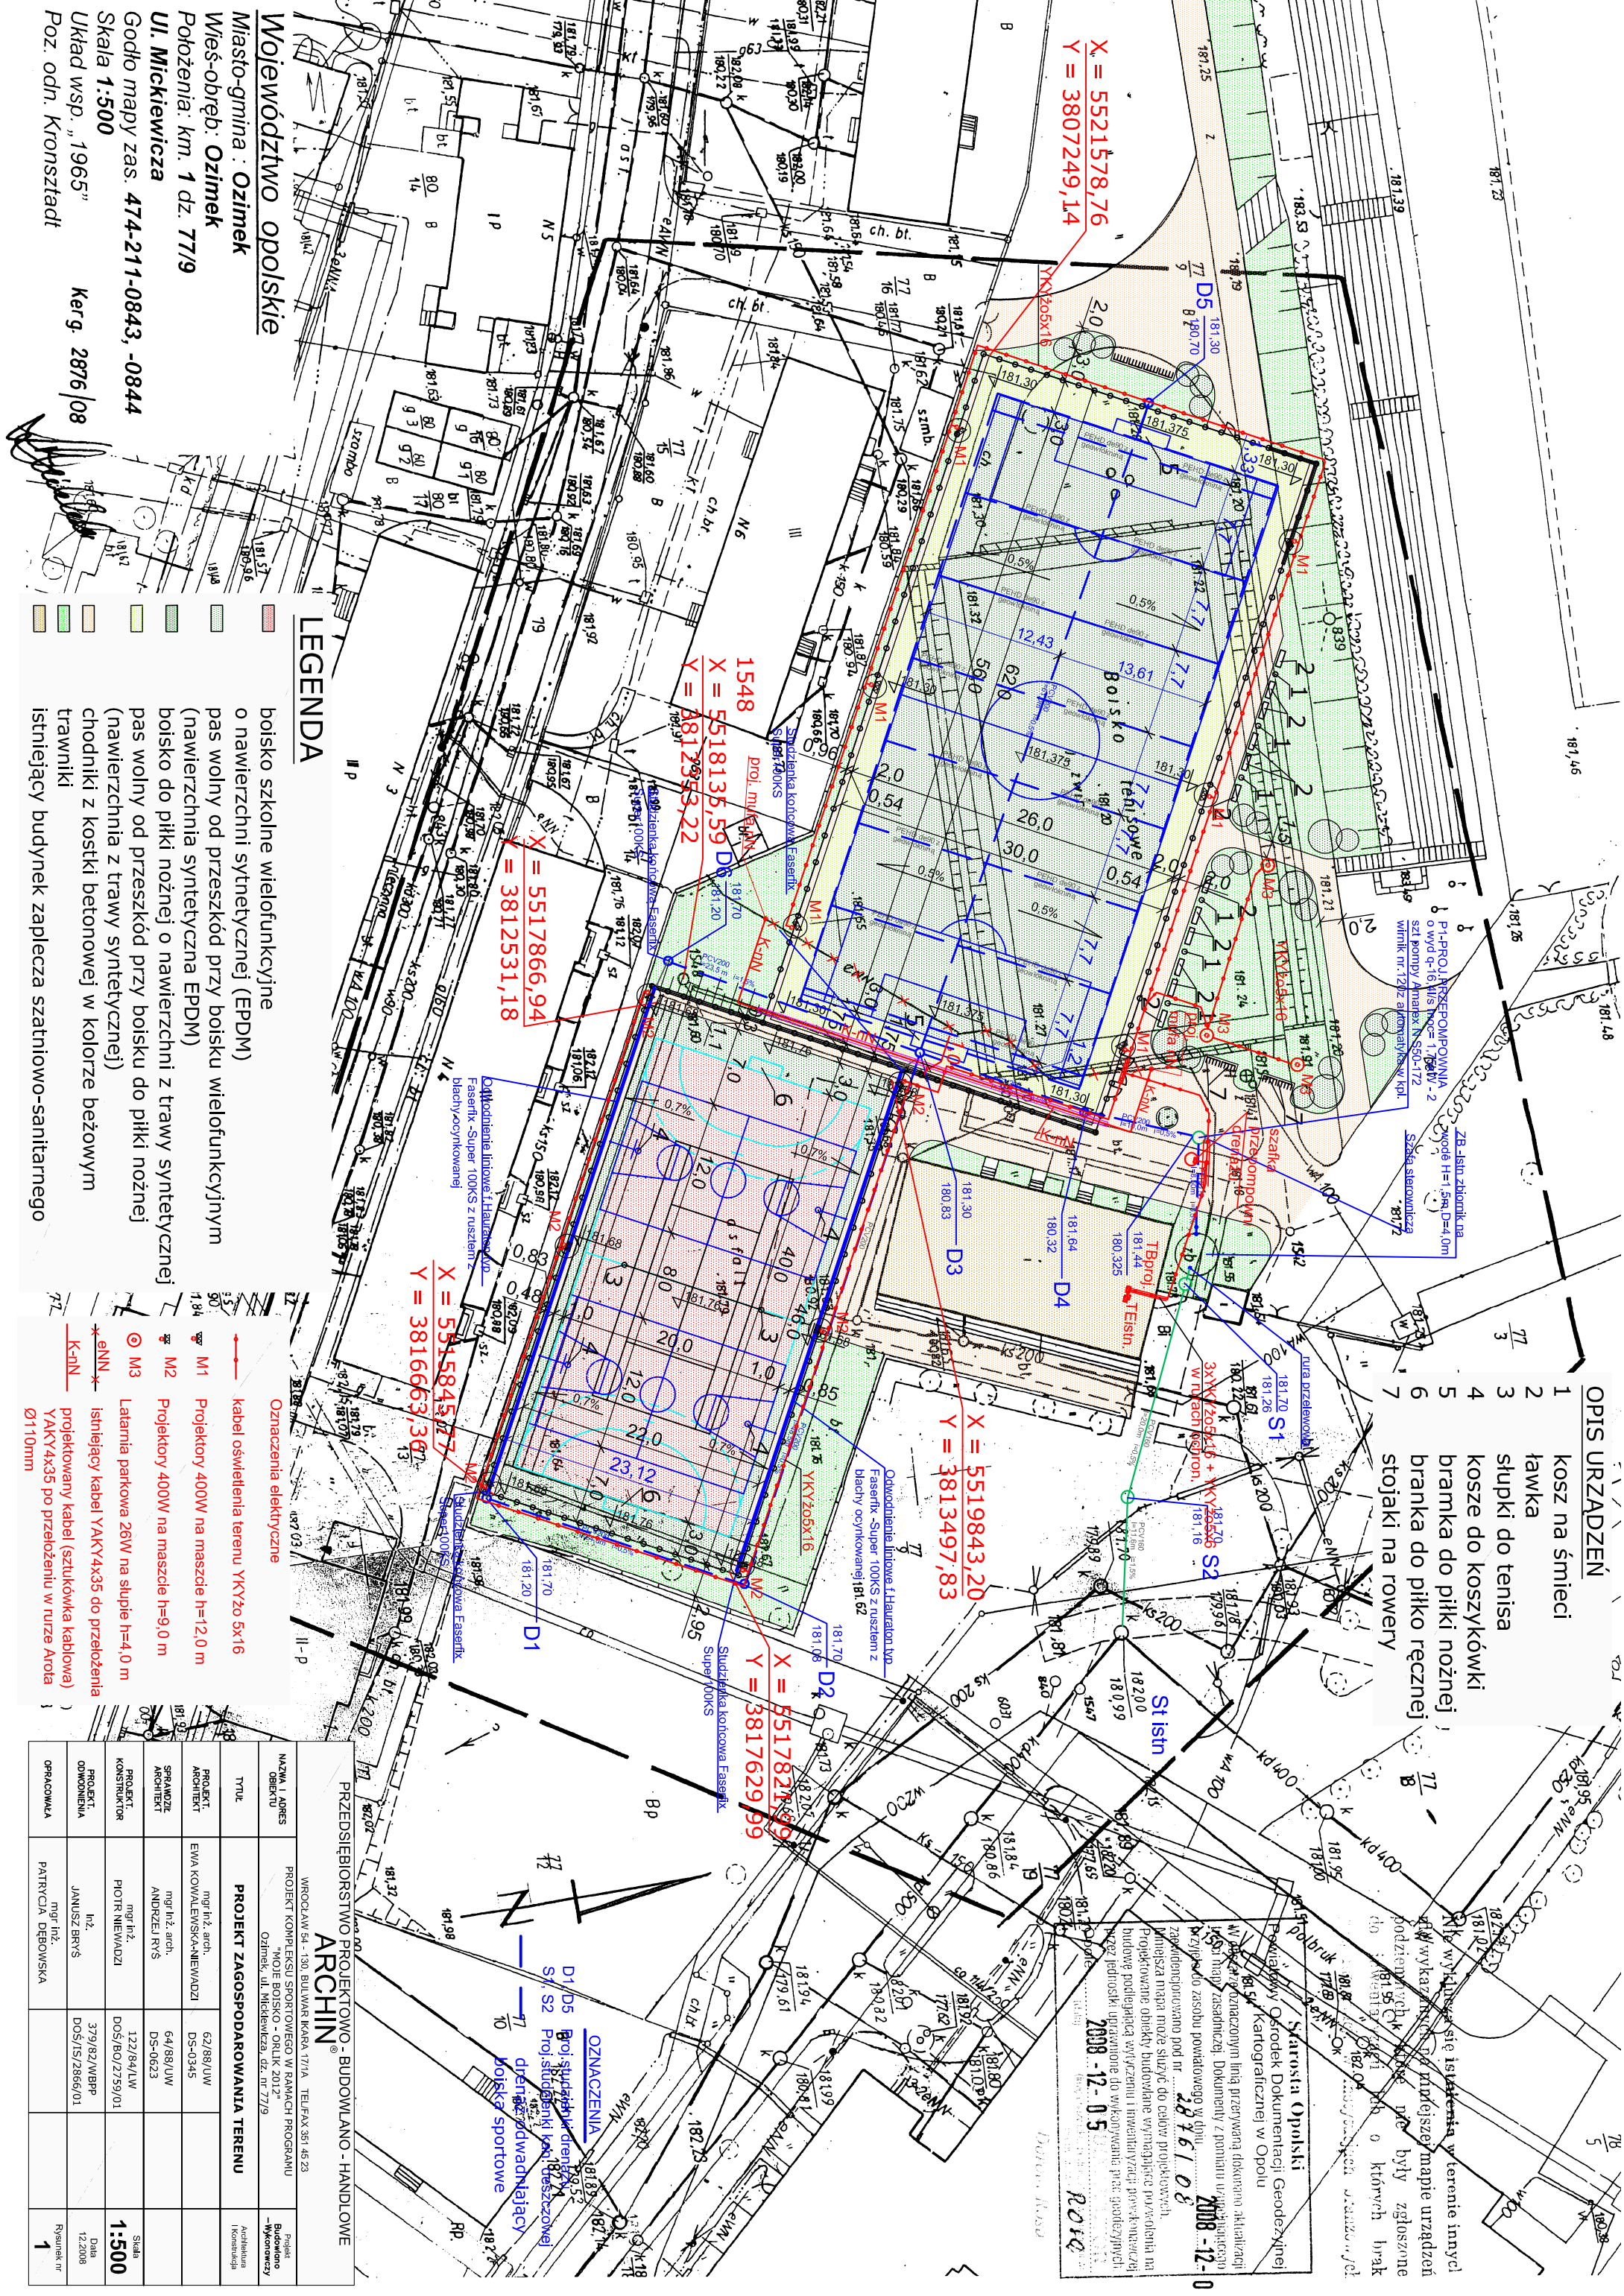

Przebieg przebiega wzdłuż linii przerywanej dokumentacji aktualnej. Wykazano, że w tym miejscu mapie urządzeń podziemnych nie ma przeszkód, które mogłyby zgłoszone być w ramach pozwolenia na budowę. Wskazano na istniejącą sieć wodociągową, gazową i kanalizacyjną. Wskazano na istniejącą sieć energetyczną. Wskazano na istniejącą sieć telekomunikacyjną. Wskazano na istniejącą sieć ciepłowniczą. Wskazano na istniejącą sieć wodociągową. Wskazano na istniejącą sieć gazową. Wskazano na istniejącą sieć kanalizacyjną. Wskazano na istniejącą sieć energetyczną. Wskazano na istniejącą sieć telekomunikacyjną. Wskazano na istniejącą sieć ciepłowniczą.

2008-12-05

2008-12-05

2008-12-05