


RZUT PRZYZIEMIENIA
SKALA 1:50
INSTALACJA ELEKTRYCZNA

ZESTAWIENIE POMIĘSZCZEŃ

| Lp. | Wyższególnienie | Pow. w m ² | Posadzki |
|----------------------|---|--------------------------|----------|
| SALA ZEBRANIA | | | |
| 1. | widlotop | 27,10 | pl.p.os. |
| 2. | szatnia | 3,50 | pl.p.os. |
| 3. | salia zebrań | 105,40 | pl.p.os. |
| 4. | w.c. kobiet | 4,00 | pl.p.os. |
| 5. | w.c. mężczyźni | 5,80 | pl.p.os. |
| 6. | w.c. dla os. no | 3,00 | pl.p.os. |
| 7. | magazynek sprzętu tv | 4,80 | pl.p.os. |
| 8. | zapleczka soli | 10,90 | pl.p.os. |
| 9. | magazynek zapleczka | 4,40 | pl.p.os. |
| 10. | zmywalnio | 4,70 | pl.p.os. |
| 11. | magazynek podręczny | 1,10 | pl.p.os. |
| 12. | magazynek porządkowy | 1,20 | pl.p.os. |
| 13. | komunikacja razem salia zebrań | 3,60 | pl.p.os. |
| BIBLIOTEKA | | | |
| 14. | magazynek porządkowy | 0,90 | pl.p.os. |
| 15. | szatnia-łóżdnia | 4,40 | pl.p.os. |
| 16. | salia biblioteczna razem biblioteka razem budynek | 51,50 56,80 236,30 | porciele |

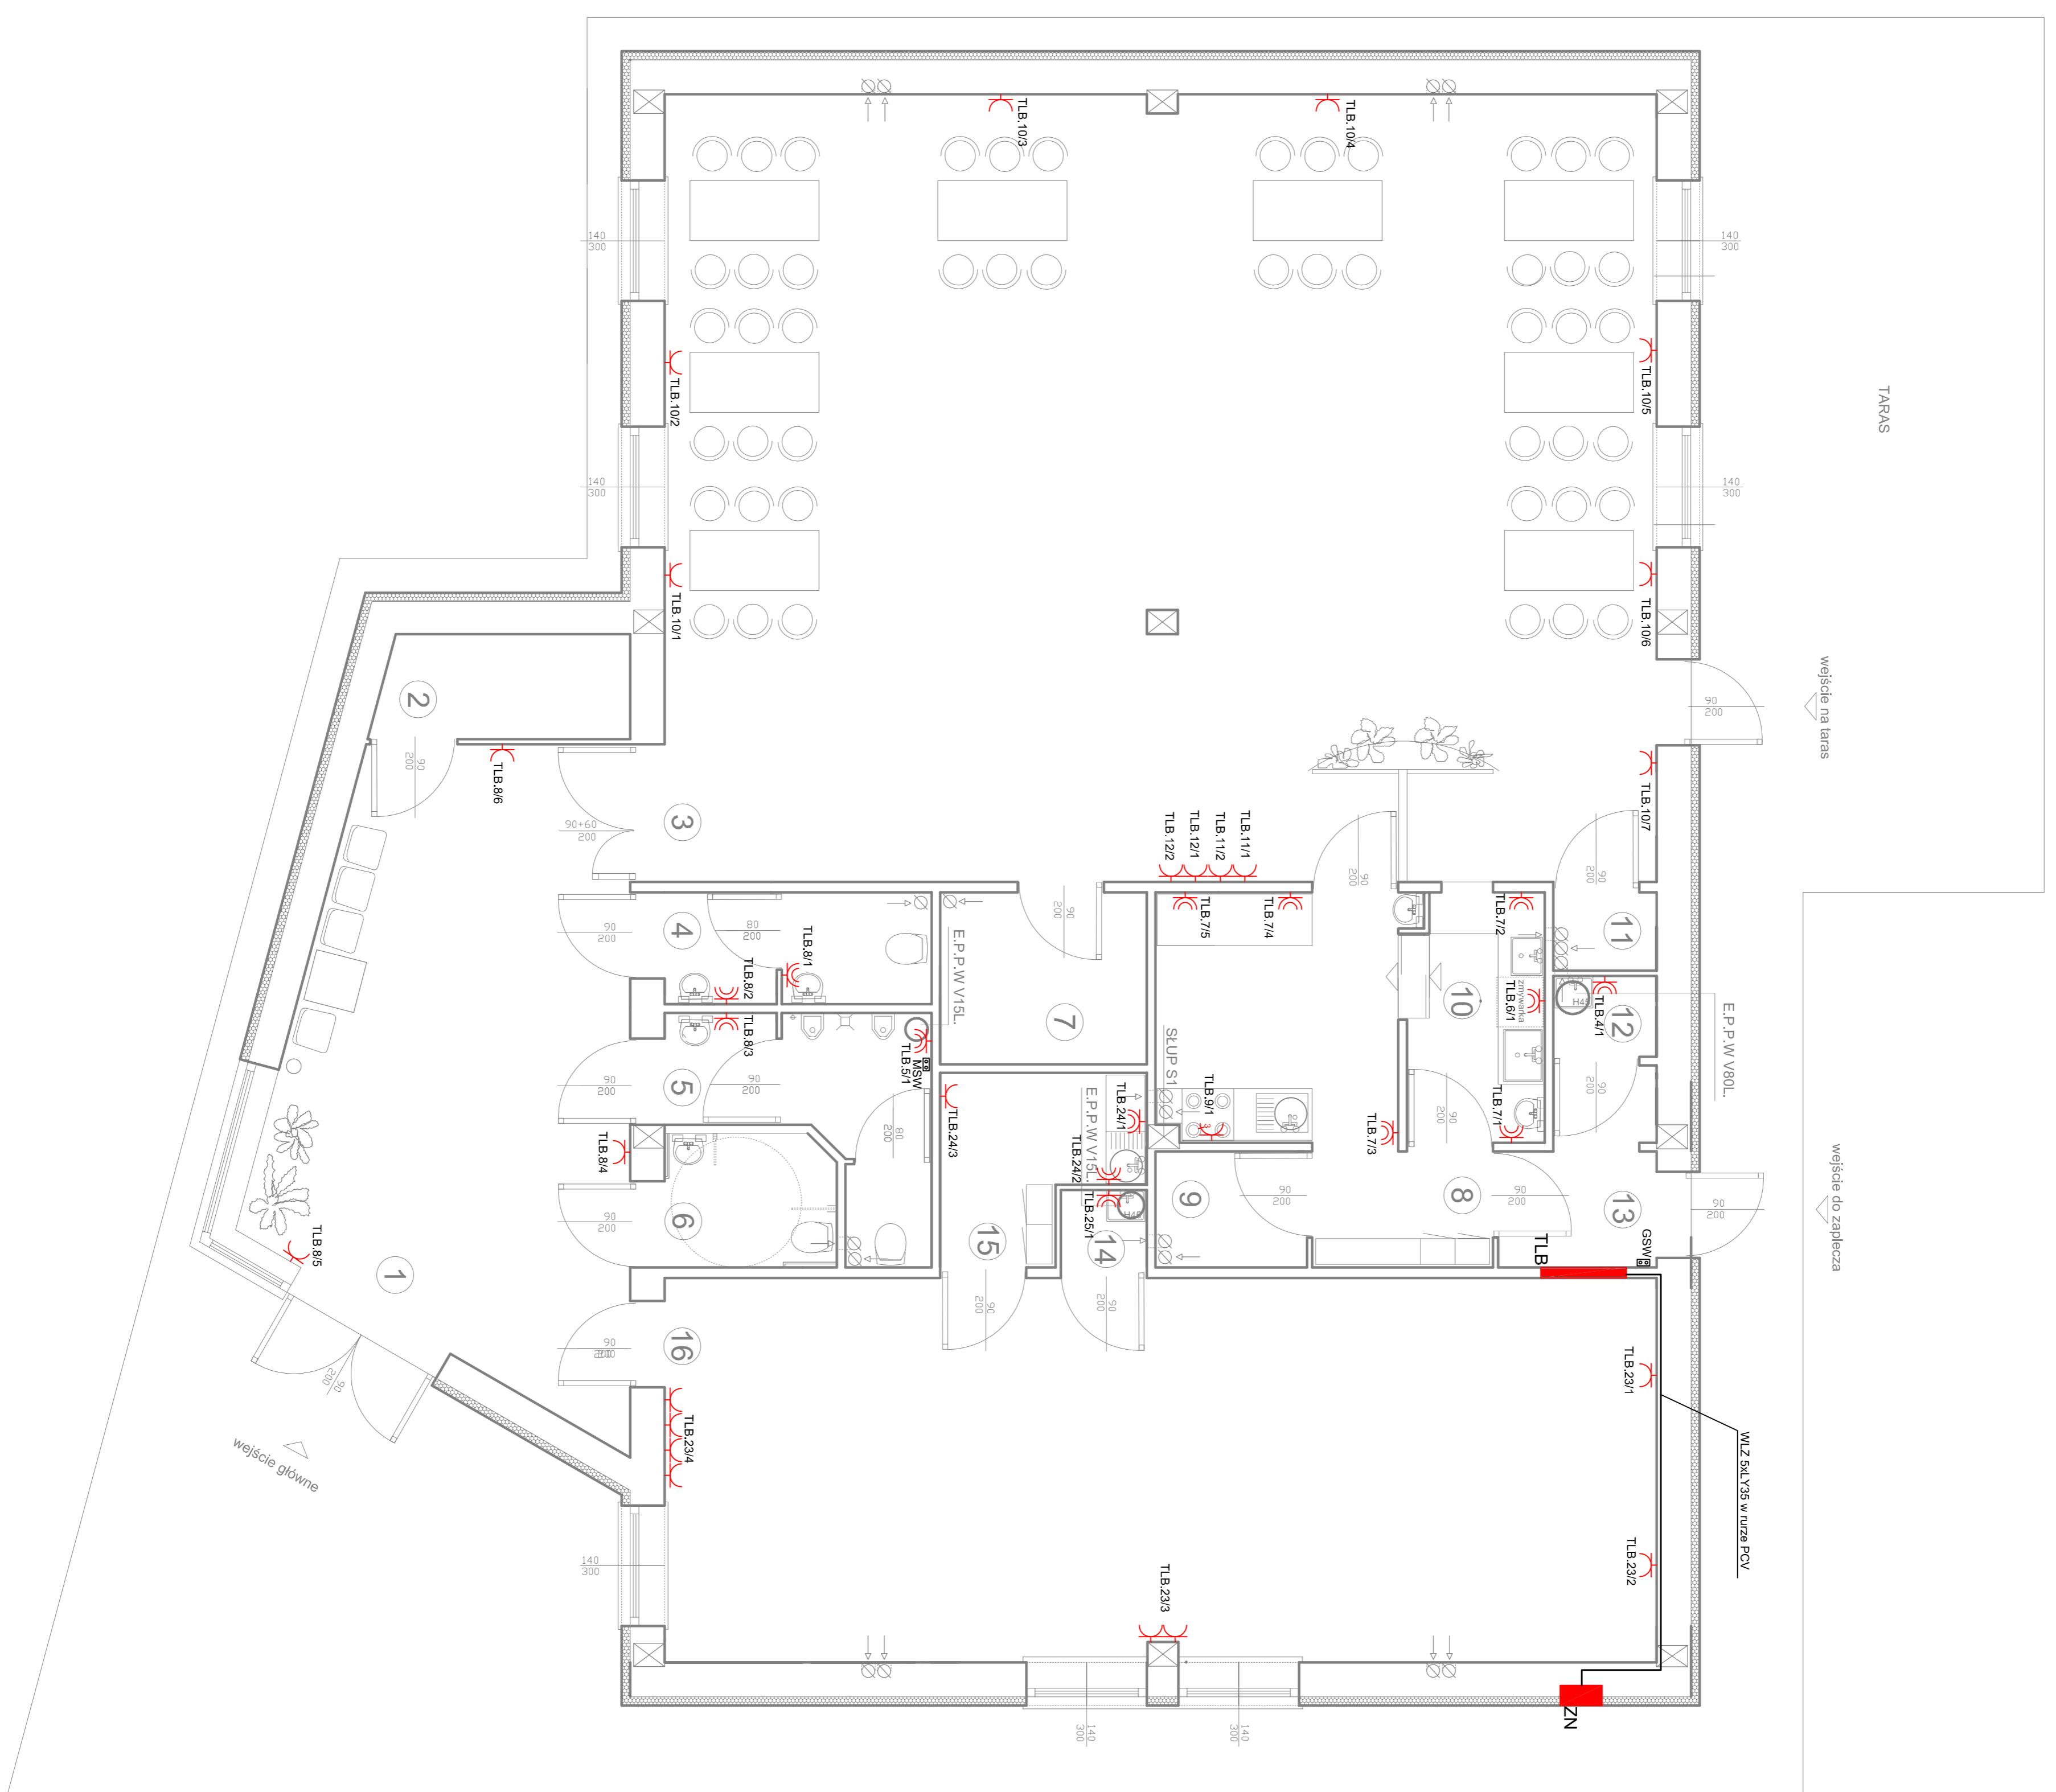

- gniazdo z uzemnieniem
- gniazdo hermetyczne IP44
- gniazdo 3-fazowe/trójfazowe elektryczny
- główna lub miejscowa szyna wyłomawcza
- rozdzielnia TLB lub szciga ZN
- nr odwoła

TLB.131

| | | | |
|--|--|------------------|--|
| Pracodawca / Wykonawca: | Instalatorstwo Elektryczne Hubert Loch | Objekt: | Biblioteka wiejska i sala zebrań |
| Zamawiający: | Urząd Gminy i Miasta w Ożarniu | Adres: | Grodzice II, Czystałowska, dz. nr 238, 239 |
| Tenat / projekt: | Skala: 1:50 | Imię / Nazwisko: | Daniel Probiec |
| PLAN INSTALACJI ELEKTRYCZNYCH - Gniazda | | Projektant: | Mgr inż. Ewald Młyniak |
| - RZUT PRZYZIEMIENIA | | Opisownik: | Mgr inż. Ralf Kurla |
| | | Strona: | Hubert Loch Nr upraw. 42328/09 |
| | | Grudzień 2009 | Grudzień 2009 |

E-2