



Polska Spółka Gazownictwa sp. z o.o.
Oddział Zakład Gazowniczy w Opolu
ul. Armii Krajowej 2, 45-071 Opole
tel. 77 443 52 50, faks 44 443 52 42

Dział Zarządzania Majątkiem Sieciowym

Sekcja Ewidencji Majątku i Uzgodnień
tel. 77 44 35 191
ryszard.gwozdek@psgaz.pl

Biuro Usług Technicznych

„DROGTOM”
ul. Chelmska 9/2
45-401 Opole

Wasz znak:

Opole, 14.05.2020

Nasz znak: PSGOP.ZMDZ.763.172.20

Dot.: Uzgodnienia inwestycji polegającej na budowie dróg ul. Dębowa, Modrzewiowa, Sosnowa wraz z odwodnieniem i oświetleniem w miejscowości Ozimek

Szanowni Państwo

Polska Spółka Gazownictwa sp. z o.o. Oddział Zakład Gazowniczy w Opolu informuje, że w rejonie opracowania przebiega dystrybucyjna sieć gazowa średniego ciśnienia wykonana z rur polietylenowych Dz 63 będąca w realizacji w 2020 roku oraz sieć n/c wykonana z rur polietylenowych DZ 110/90/63/40 wybudowana w latach 2005-2020, sieci opisane zostały na załączniku mapowym. Orientacyjna głębokość posadowienia sieci gazowej wynosi: 0,8-1,2m niniejszym pismem uzgadniamy inwestycję polegającą na budowie dróg ul. Dębowej, Modrzewiowej, Sosnowej wraz z odwodnieniem i oświetleniem w miejscowości Ozimek z następującymi uwagami:

- rozwiązania techniczne zbliżeń i skrzyżowań z siecią gazową należy dostosować do wymogów Rozporządzenia Ministra Gospodarki z dnia 26.04.2013r. – w sprawie warunków technicznych, jakim powinny odpowiadać sieci gazowe i ich usytuowanie (DZ. U. 2013 poz. 640),
- przed przystąpieniem do prac w miejscach kolizyjnych należy wykonać wykopy kontrolne celem dokładnej lokalizacji sieci gazowej przy udziale przedstawiciela Gazowni w Opolu,

- prace ziemne w pobliżu czynnej sieci gazowej winne być realizowane pod płatnym nadzorem przedstawiciela Gazowni w Opolu,
- należy zwrócić szczególną uwagę na zachowanie odległości normatywnych górnej nawierzchni projektowanej jezdni, projektowanego uzbrojenia oraz infrastruktury towarzyszącej od sieci gazowej,
- w przypadku nie zachowania normatywnych odległości Inwestor własnym kosztem i staraniem dokona zabezpieczenia lub przebudowy sieci gazowej. Sposób zabezpieczenia należy uzgodnić z Służbami Technicznymi Gazowni w Opolu, w przypadku konieczności przebudowy sieci gazowej należy wystąpić o Warunki Techniczne przebudowy,
- wszelkie kolizje z siecią gazową zaistniałe podczas prowadzonej inwestycji należy rozwiązać kosztem i staraniem Inwestora po uprzedniej akceptacji służb Technicznych Gazowni w Opolu,
- ewentualne uszkodzenia sieci gazowej powstałe w trakcie prowadzenia robót usuwane będą staraniem i na koszt Inwestora,
- o terminie prowadzenia robót w pobliżu urządzeń gazowych należy powiadomić pisemnie Gazownię w Opolu na 14 dni przed ich rozpoczęciem,

Za wydanie powyższego uzgodnienia zostanie wystawiona faktura, zgodnie z cennikiem usług pozataryfowych.

Uzgodnienie ważne jest 2 lata licząc od daty wystawienia niniejszego pisma.

„Administratorem danych osobowych jest PSG sp. z o.o. z siedzibą przy ul. Wojciecha Bandrowskiego 16, 33-100 Tarnów. Szczegółowa informacja nt. przetwarzania danych osobowych znajduje się na stronie psgaz.pl w zakładce o nas”.


Z poważaniem

KIEROWNIK
Dział Zarządzania Majątkiem Sieciowym

Piotr Broniec

Gazownia w Opolu
 Naniesiono orientacyjnie gazociąg niskiego ciśnienia stal/PE
 Naniesiono orientacyjnie gazociąg średniego ciśnienia stal/PE



Załącznik do pisma
 PSC OP.0070.763.899/20
 znak: z dnia 15.04.2020
 data 15.04.2020 podpis Z-ca Kierownika
 Gazownia w Opolu
 Łukasz Wojtasiewicz

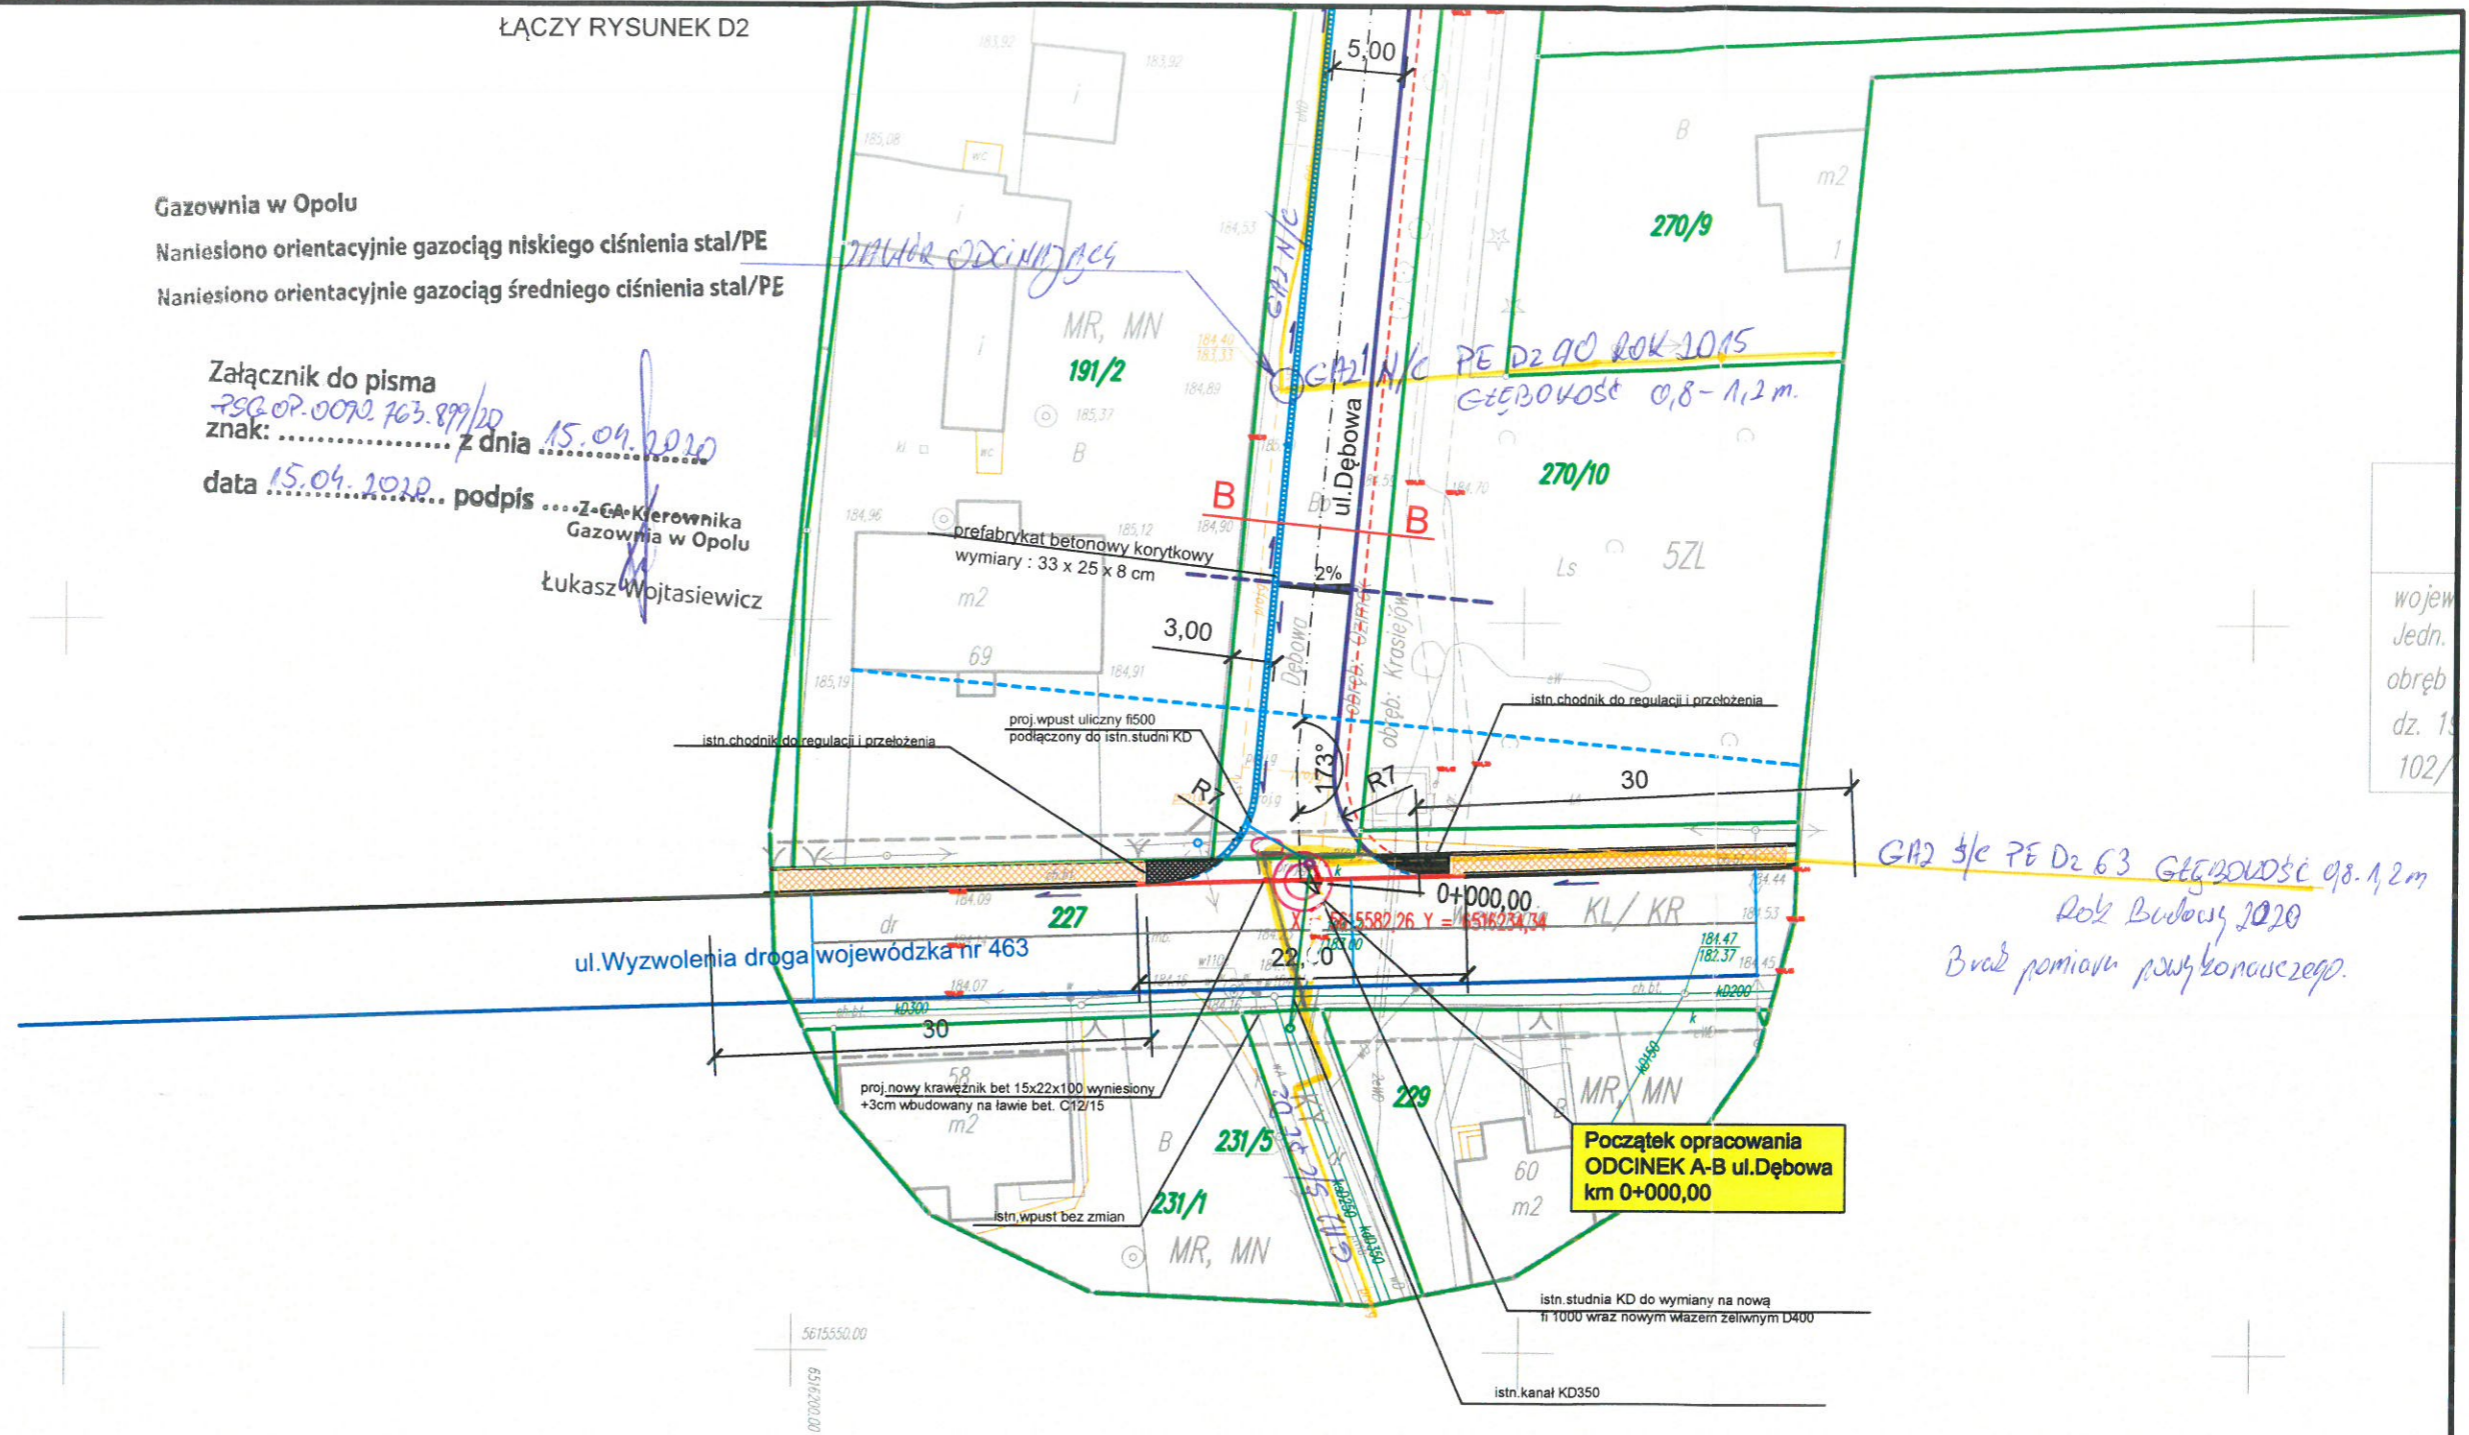


wojew.
 Jedn.
 obręb
 dz. 1.
 102/

OZNACZENIA

 - prefabrykat betonowy korytkowy
- KRAWĘDZ JEZDNI
- KRAWĘDZNIK BET 15x22x100 WYNIESIONY+3CM
- KRAWĘDZ JEZDNI
- OPORNIK BET 12x22x100 WTOPIONY+CM
- PROJ.KANAŁ KD WŁ.OODRĘBNEGO OPRAWOWANIA
- NOWY ODCINEK KANALIZACJI DESZCZOWEJ KD 318
- PRZYKANALIK WPUSTU FI 160
- - - - - KRAWĘDZ POBOCZA JEZDNI
- GRANICA DZIAŁKI
- OBRZEŻE BET 80x80x100 OGRANICZENIE ZAJAZDU
- PROJ.WPUST DESZCZOWY

 DROGTOM Opole ul.Chełmska 9/2 tel e-mail: drogtom@o2.pl www.drogtom.com.pl biuro: ul. JESIONOWA 15 LOK.8 45-409 Opole tel. 608 498 304		
NAZWA ZADANIA		
PROJEKT BUDOWY DRÓG UL. DĘBOWEJ MODRZEWIOWEJ, SOSNOWEJ W MIEJSCOWOŚCI OZIMEK		
TYTUŁ RYSUNKU		
ZAGOSPODAROWANIE TERENU		
INWESTOR		
GMINA OZIMEK		
LOKALIZACJA		
OZIMEK UL.DĘBOWA, MODRZEWIOWA, SOSNOWA		
	NAZWISKO	PODPIS
PROJEKTANT branża drogowa	mgr inż. Tomasz Sokulski upr. bud. nr OPL/0243/PWOD/06	
OPRACOWAŁ branża drogowa	mgr inż. Grzegorz Kaczmarek OPL/0972/PWOD/13	
DATA	SKALA	NR RYSUNKU
03/2020	1 : 500	D1

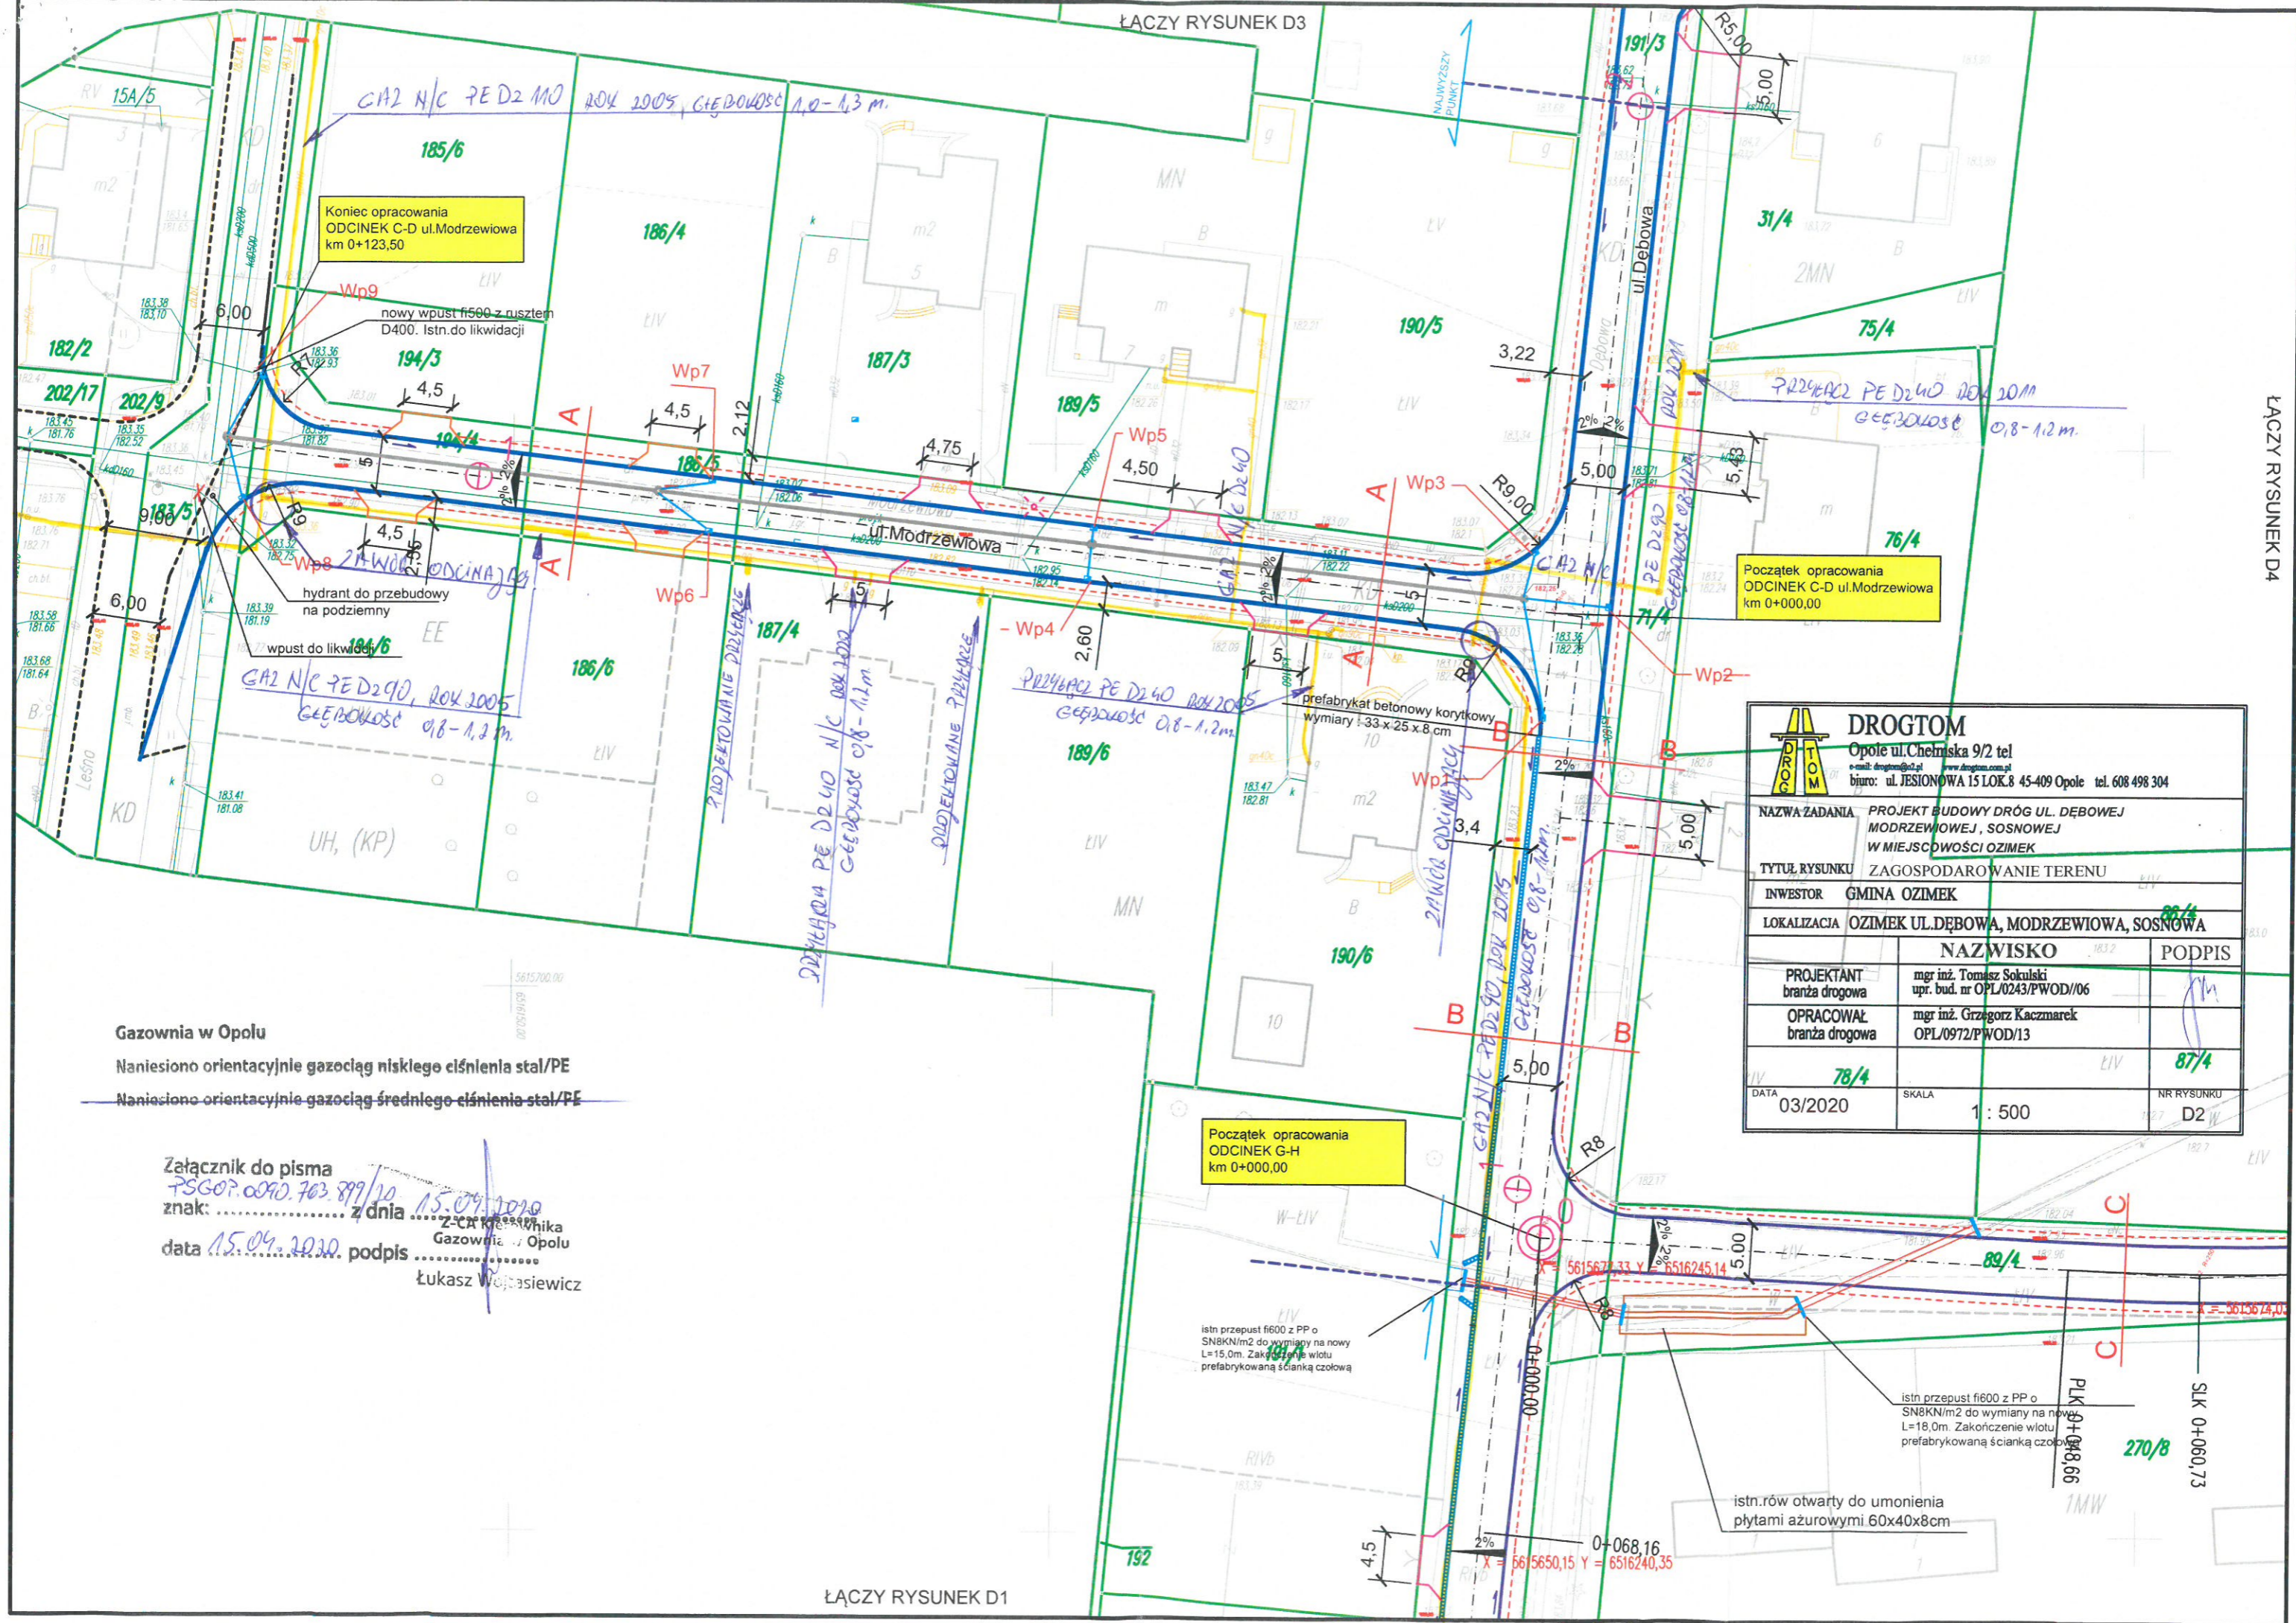

Koniec opracowania
ODCINEK C-D ul. Modrzewiowa
km 0+123,50

Początek opracowania
ODCINEK C-D ul. Modrzewiowa
km 0+000,00

Początek opracowania
ODCINEK G-H
km 0+000,00

DROGTOM Opole ul. Chelmska 9/2 tel. e-mail: drogtom@o2.pl www.drogtom.com.pl biuro: ul. JESIONOWA 15 LOK. 8 45-409 Opole tel. 608 498 304		
NAZWA ZADANIA: PROJEKT BUDOWY DRÓG UL. DĘBOWEJ, MODRZEWIOWEJ, SOSNOWEJ W MIEJSCOWOŚCI OZIMEK		
TYTUŁ RYSUNKU: ZAGOSPODAROWANIE TERENU		
INWESTOR: GMINA OZIMEK		
LOKALIZACJA: OZIMEK UL. DĘBOWA, MODRZEWIOWA, SOSNOWA		
NAZWISKO		PODPIS
PROJEKTANT branża drogowa	mgr inż. Tomasz Sokulski upr. bud. nr OPL/0243/PWOD/06	
OPRACOWAŁ branża drogowa	mgr inż. Grzegorz Kaczmarek OPL/0972/PWOD/13	
DATA: 03/2020	SKALA: 1 : 500	NR RYSUNKU: 87/4 D2

Gazownia w Opolu
 Naniesiono orientacyjnie gazociąg niskiego ciśnienia stal/PE
 Naniesiono orientacyjnie gazociąg średniego ciśnienia stal/PE

Załącznik do pisma
 PSGOP.0090.763.899/20 z dnia 15.09.2020
 znak:
 data 15.09.2020 podpis:
 Łukasz Wojasiewicz

istn. przepust fi600 z PP o
 SN8KN/m2 do wymiany na nowy
 L=15,0m. Zakonieczenie wlotu
 prefabrykowaną ścianką czołową

istn. przepust fi600 z PP o
 SN8KN/m2 do wymiany na nowy
 L=18,0m. Zakonieczenie wlotu
 prefabrykowaną ścianką czołową

istn. rów otwarty do umonienia
 płytami ażurowymi 60x40x8cm

Gazownia w Opolu

Naniesiono orientacyjnie gazociąg niskiego ciśnienia stal/PE


Naniesiono orientacyjnie gazociąg średniego ciśnienia stal/PE

Załącznik do pisma

PSG.OP.0090.763.899/20 znak: z dnia 15.04.2020

data 15.04.2020 podpis Z-CA Kierownika Gazownia w Opolu


Łukasz Wojtasiewicz

 DROGTOM Opole ul. Chelmska 9/2 tel. e-mail: drogtom@o2.pl www.drogtom.com.pl biuro: ul. JESIONOWA 15 LOK.8 45-409 Opole tel. 608 498 304		
NAZWA ZADANIA	PROJEKT BUDOWY DRÓG UL. DĘBOWEJ MODRZEWIOWEJ, SOSNOWEJ W MIEJSCOWOŚCI OZIMEK	
TYTUŁ RYSUNKU	ZAGOSPODAROWANIE TERENU	
INWESTOR	GMINA OZIMEK	
LOKALIZACJA	OZIMEK UL. DĘBOWA, MODRZEWIOWA, SOSNOWA	
	NAZWISKO	PODPIS
PROJEKTANT	mgr inż. Tomasz Sokulski upr. bud. nr OPL/0243/PWOD/06	
OPRACOWAŁ	mgr inż. Grzegorz Kaczmarek OPL/0972/PWOD/13	
DATA	SKALA	NR RYSUNKU
03/2020	1 : 500	D3

Koniec opracowania
ODCINEK A-B ul. Dębowa
km 0+357,00

Koniec opracowania
ODCINEK E-F ul. Świerkowa
km 0+120,40

Początek opracowania
ODCINEK E-F ul. Świerkowa
km 0+000,00

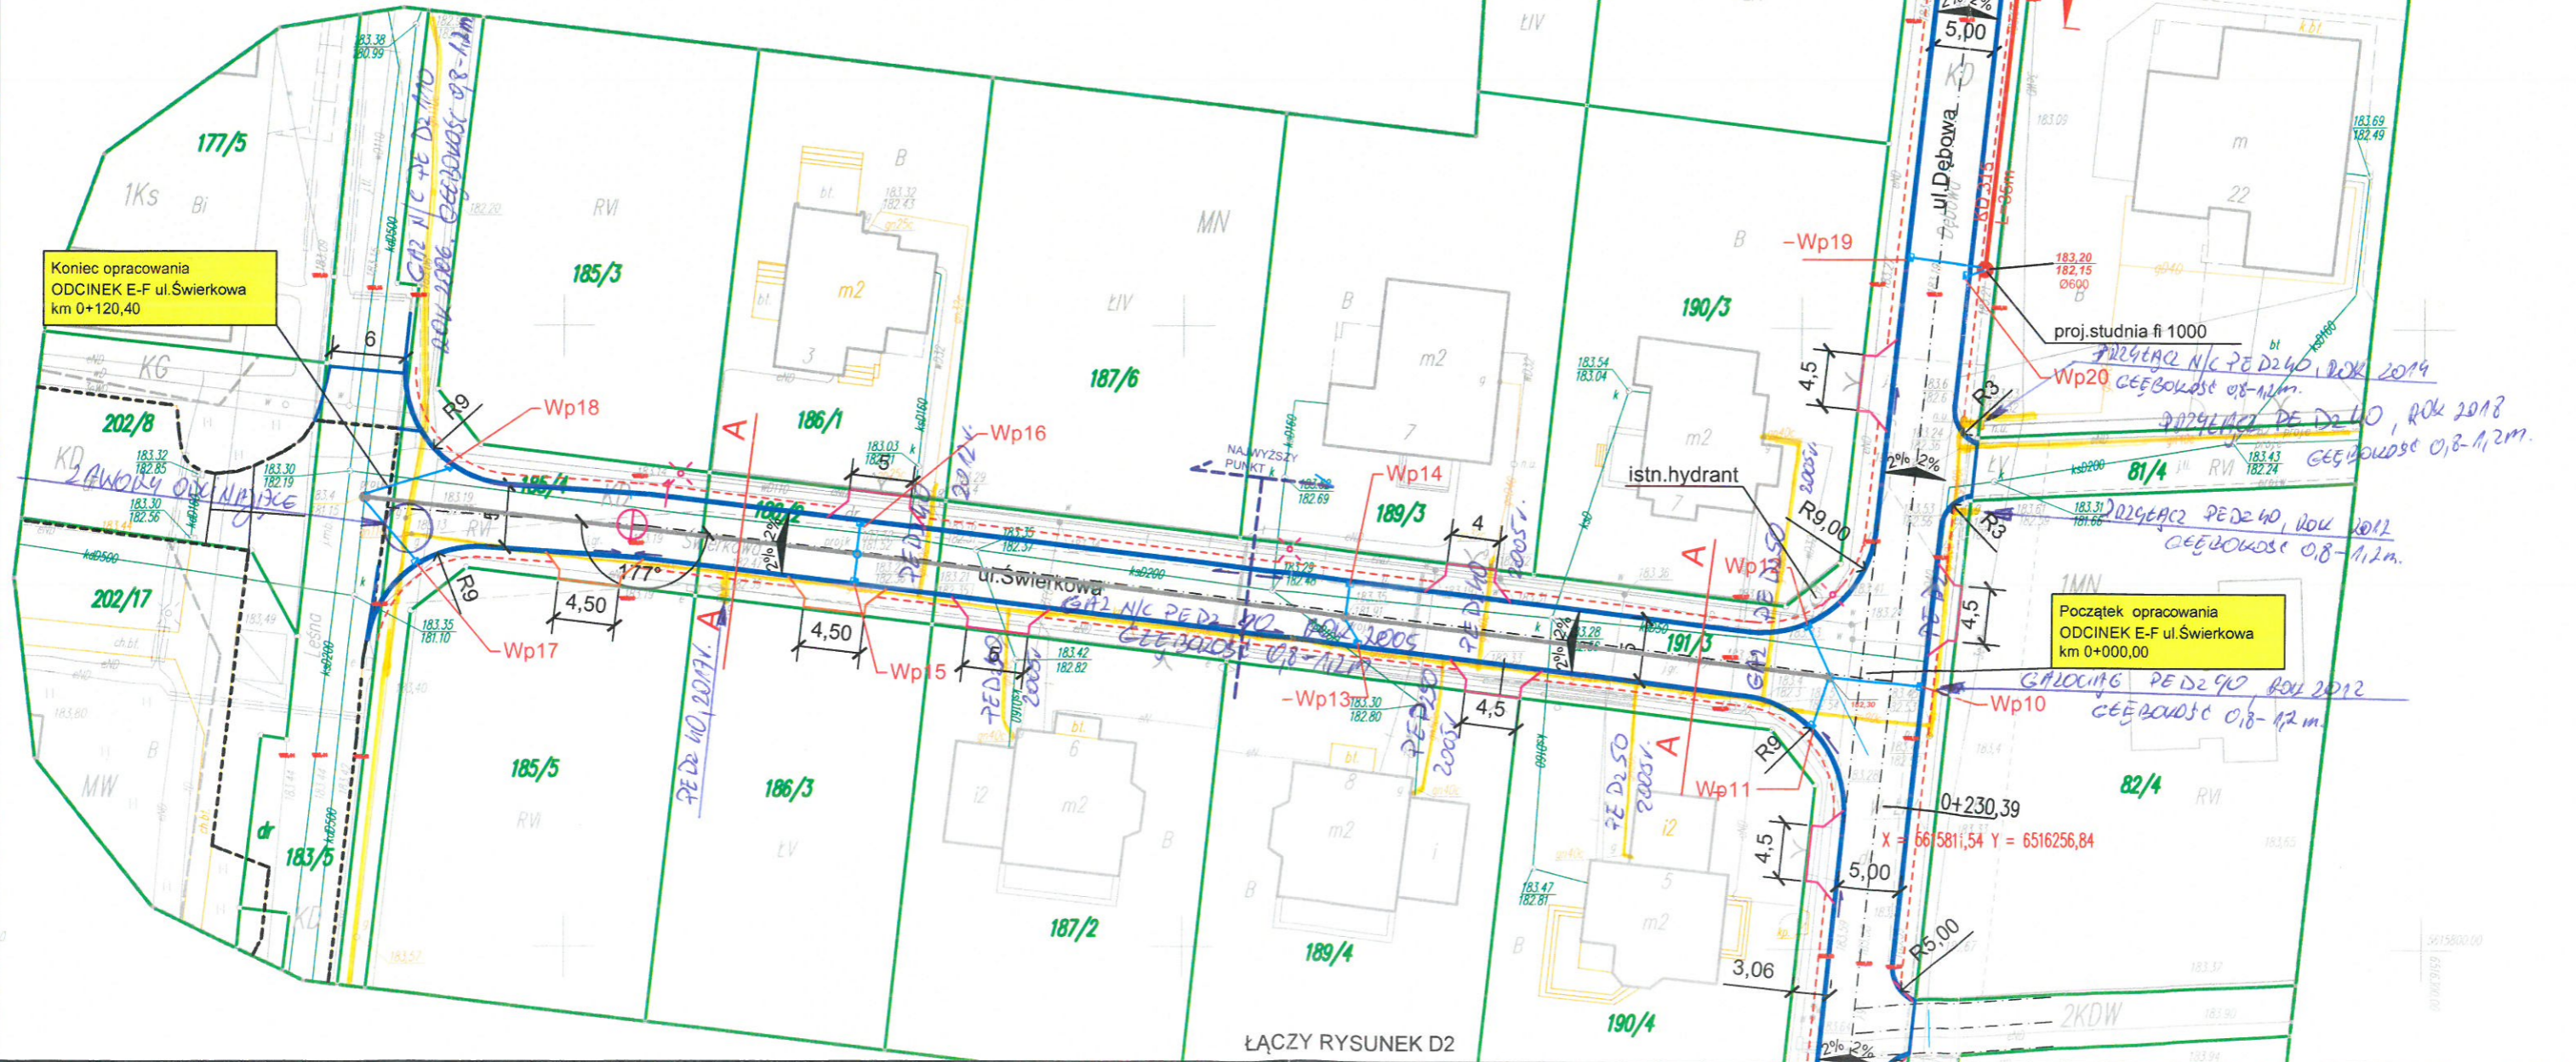

ŁĄCZY RYSUNEK D2

