


MAPA DO CELÓW PROJEKTOWYCH  
w skali 1:500

Województwo: opolskie  
Powiat: opolski  
Jednostka ewidencyjna: 160908\_5 Ozimek  
Obręb: 0130 Szczedrzyk  
Działka: 136 Karta mapy: 1  
Układ współrzędnych płaskich prostokątnych: 2000  
Układ współrzędnych wysokościowych: Kronsztadt 86  
Nie sprawdzano słuszności na działce.  
GK.6640.1.2000.2021  
Aktualizacja na dzień: 11.06.2021  
Wykonawca: Geodezja BtM sp. z o.o.  
ul. Dubois 5/1  
45-070 Opole  
tel. 604 090 975



Poświadczam, że niniejszy dokument został opracowany w wyniku prac geodezyjnych i kartograficznych, których rezultaty zawiera operat techniczny pozytywnie zweryfikowany. Jednocześnie informuję, że jestem świadomy odpowiedzialności karnej za złożenie fałszywego oświadczenia.	
Identyfikator ewidencyjny materiału zasobu	P.1609.2021.2336
Organ służby geodezyjnej, który otrzymał zgłoszenie	Starosta Opolski
Wykonawca prac geodezyjnych	Geodezja BtM sp. z o.o. ul. Dubois 5/1, 45-070 Opole NIP: 7543129434
Nr oraz data sporządzenia dokumentu zawierającego wynik pozytywnej weryfikacji	Protokół Weryfikacji nr 1 z dnia 16.06.2021
Imię i nazwisko oraz nr uprawnień zawodowych kierownika prac	GEODETA UPRAWNIONY Inż. Barbara Trzmielewska nr upr. 17949

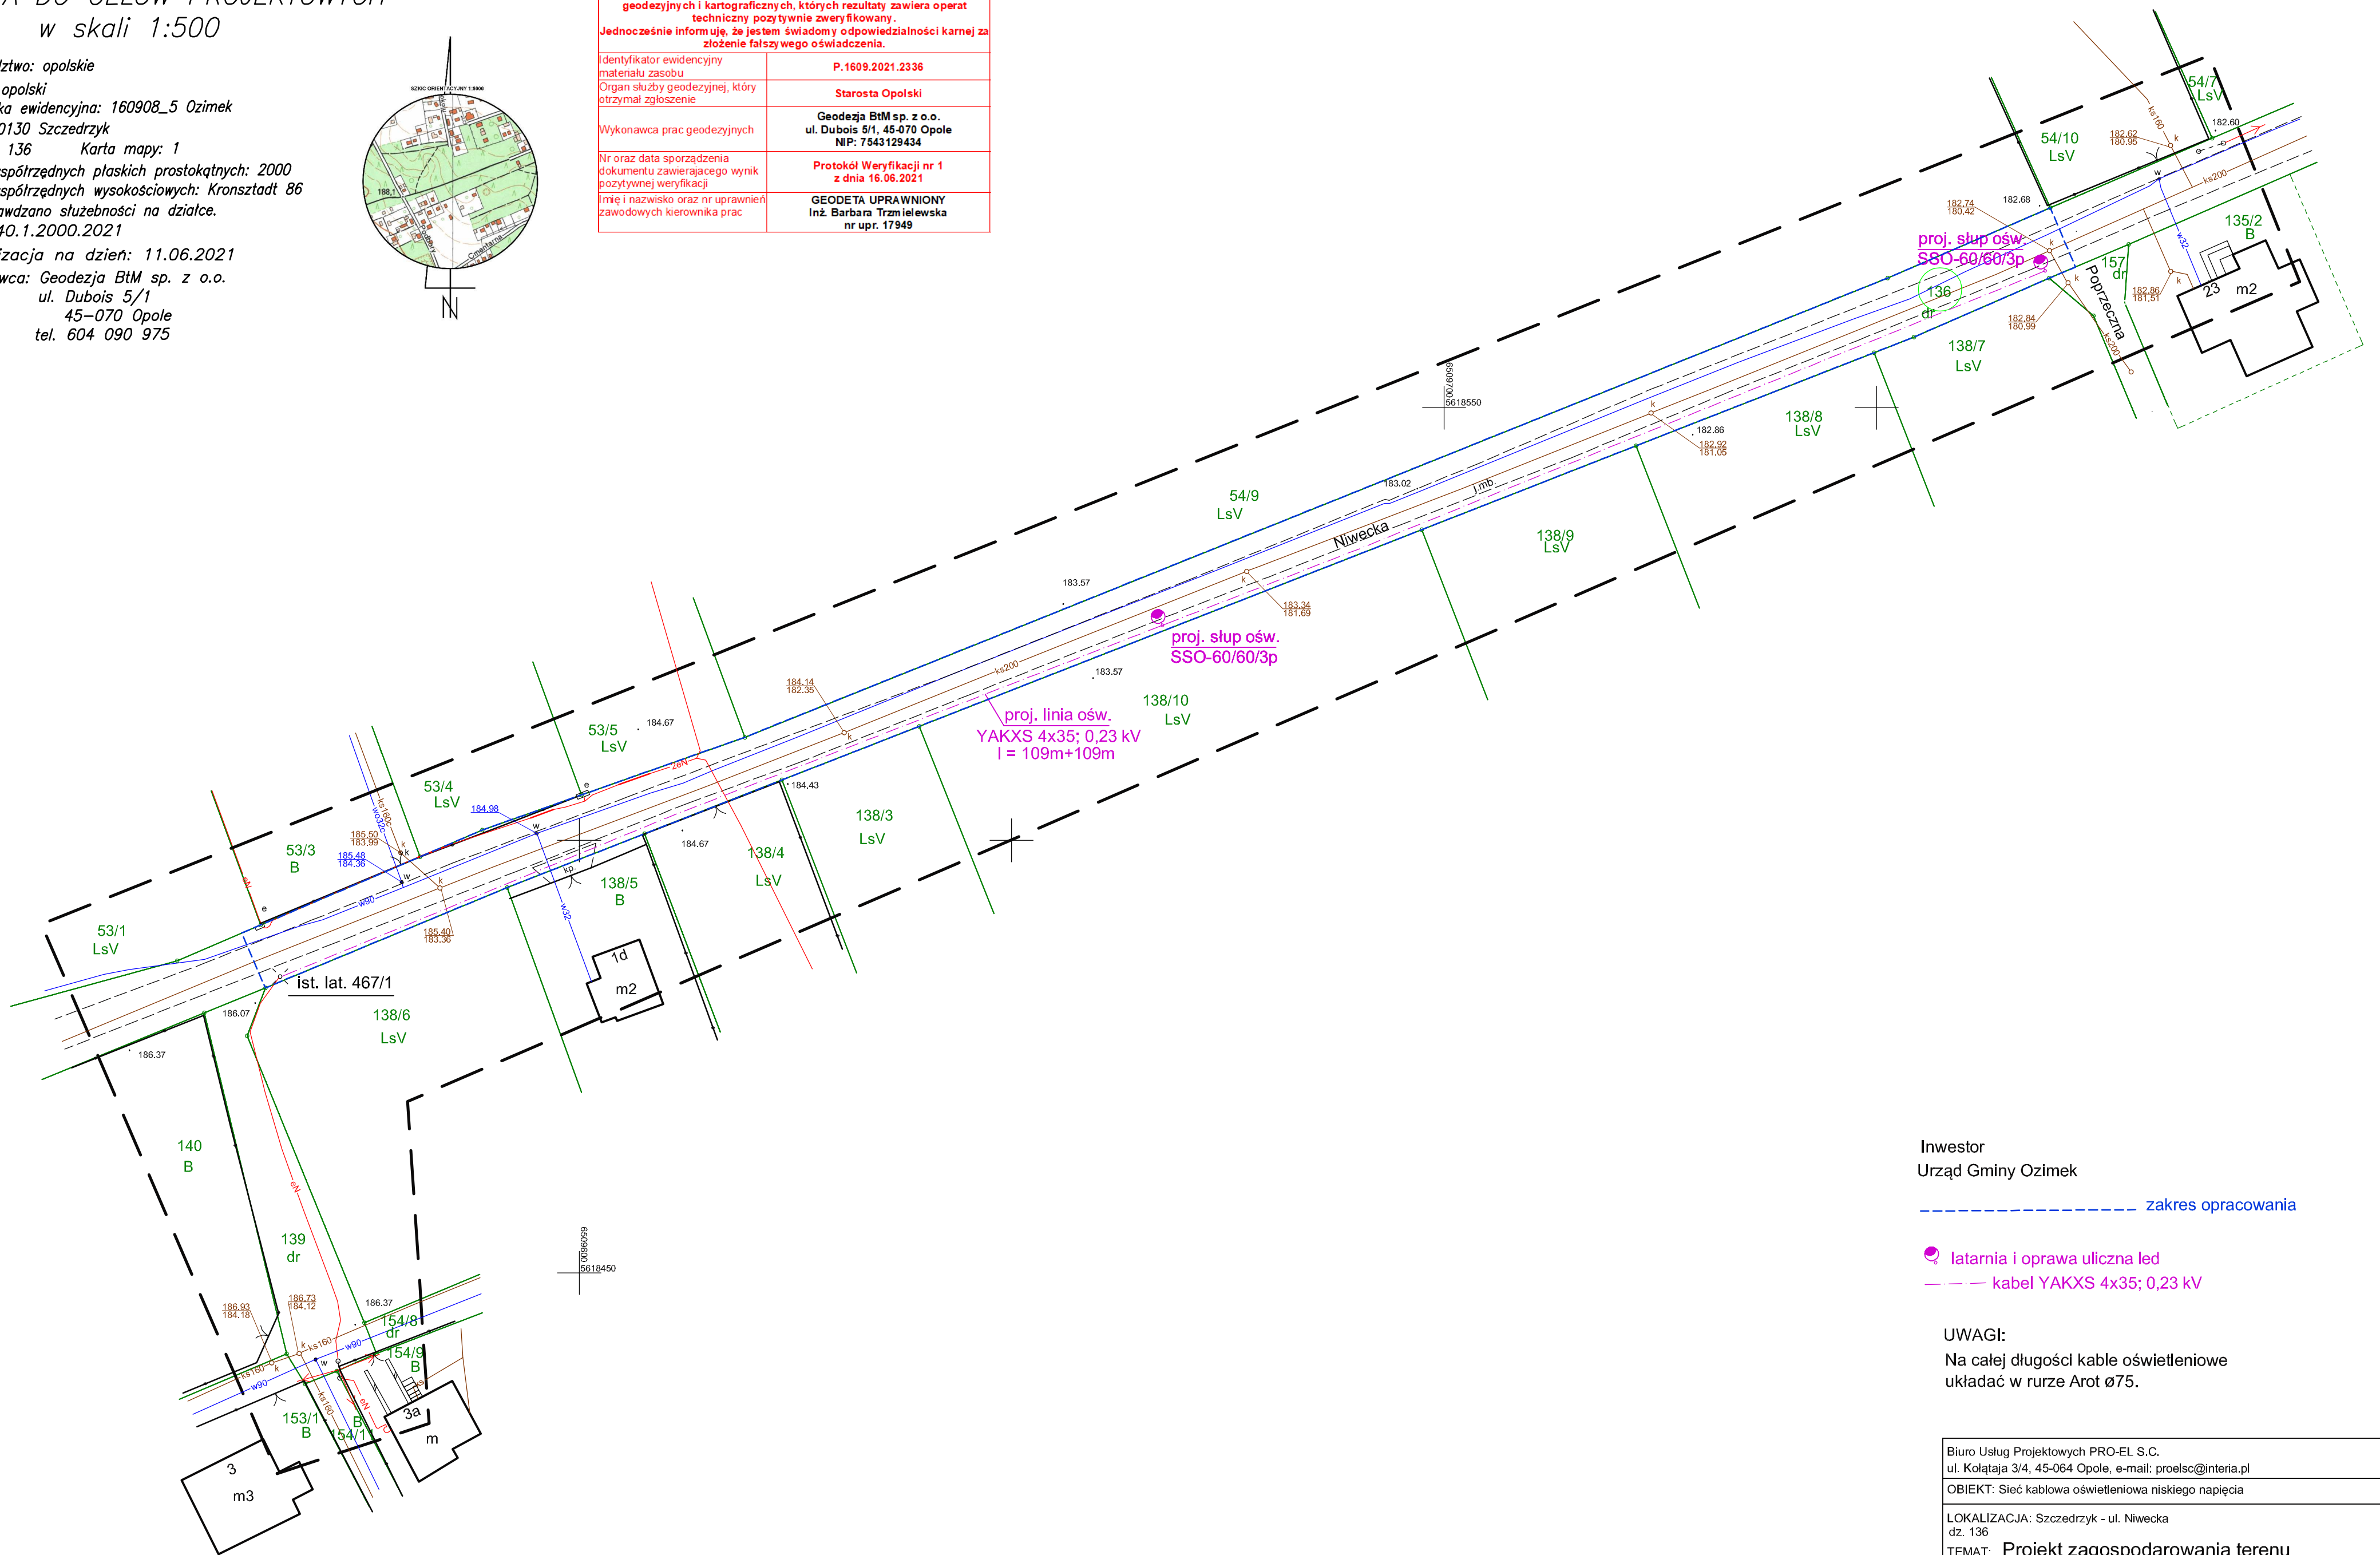

Inwestor  
Urząd Gminy Ozimek

----- zakres opracowania

● latarnia i oprawa uliczna led  
- - - - - kabel YAKXS 4x35; 0,23 kV

UWAGI:  
Na całej długości kable oświetleniowe układać w rurze Arot  $\varnothing 75$ .

Biurowo Usług Projektowych PRO-EL S.C.  
ul. Kołataja 3/4, 45-064 Opole, e-mail: proelsc@interia.pl

OBIEKT: Sieć kablowa oświetleniowa niskiego napięcia

LOKALIZACJA: Szczedrzyk - ul. Niwecka  
dz. 136  
TEMAT: Projekt zagospodarowania terenu

OPRACOWAŁ: Hubert Loch upr. bud. nr 332/94/Op  
PROJEKTANT: mgr inż. Gerard Mainka upr. bud. nr 30/90/Op i 275/92/Op  
DATA OPRACOWANIA: 07.2021 SKALA: 1:500 RYS NR